


切畑配水池

配水池位置及仕上平面図 縮尺 1/100

※フェンスはH=1.8m、電線管径はL材とし、縦断メッシュ
300φ、S3、2-50mm径採用。
※道路は未定のフェンスと対称の位置とする。

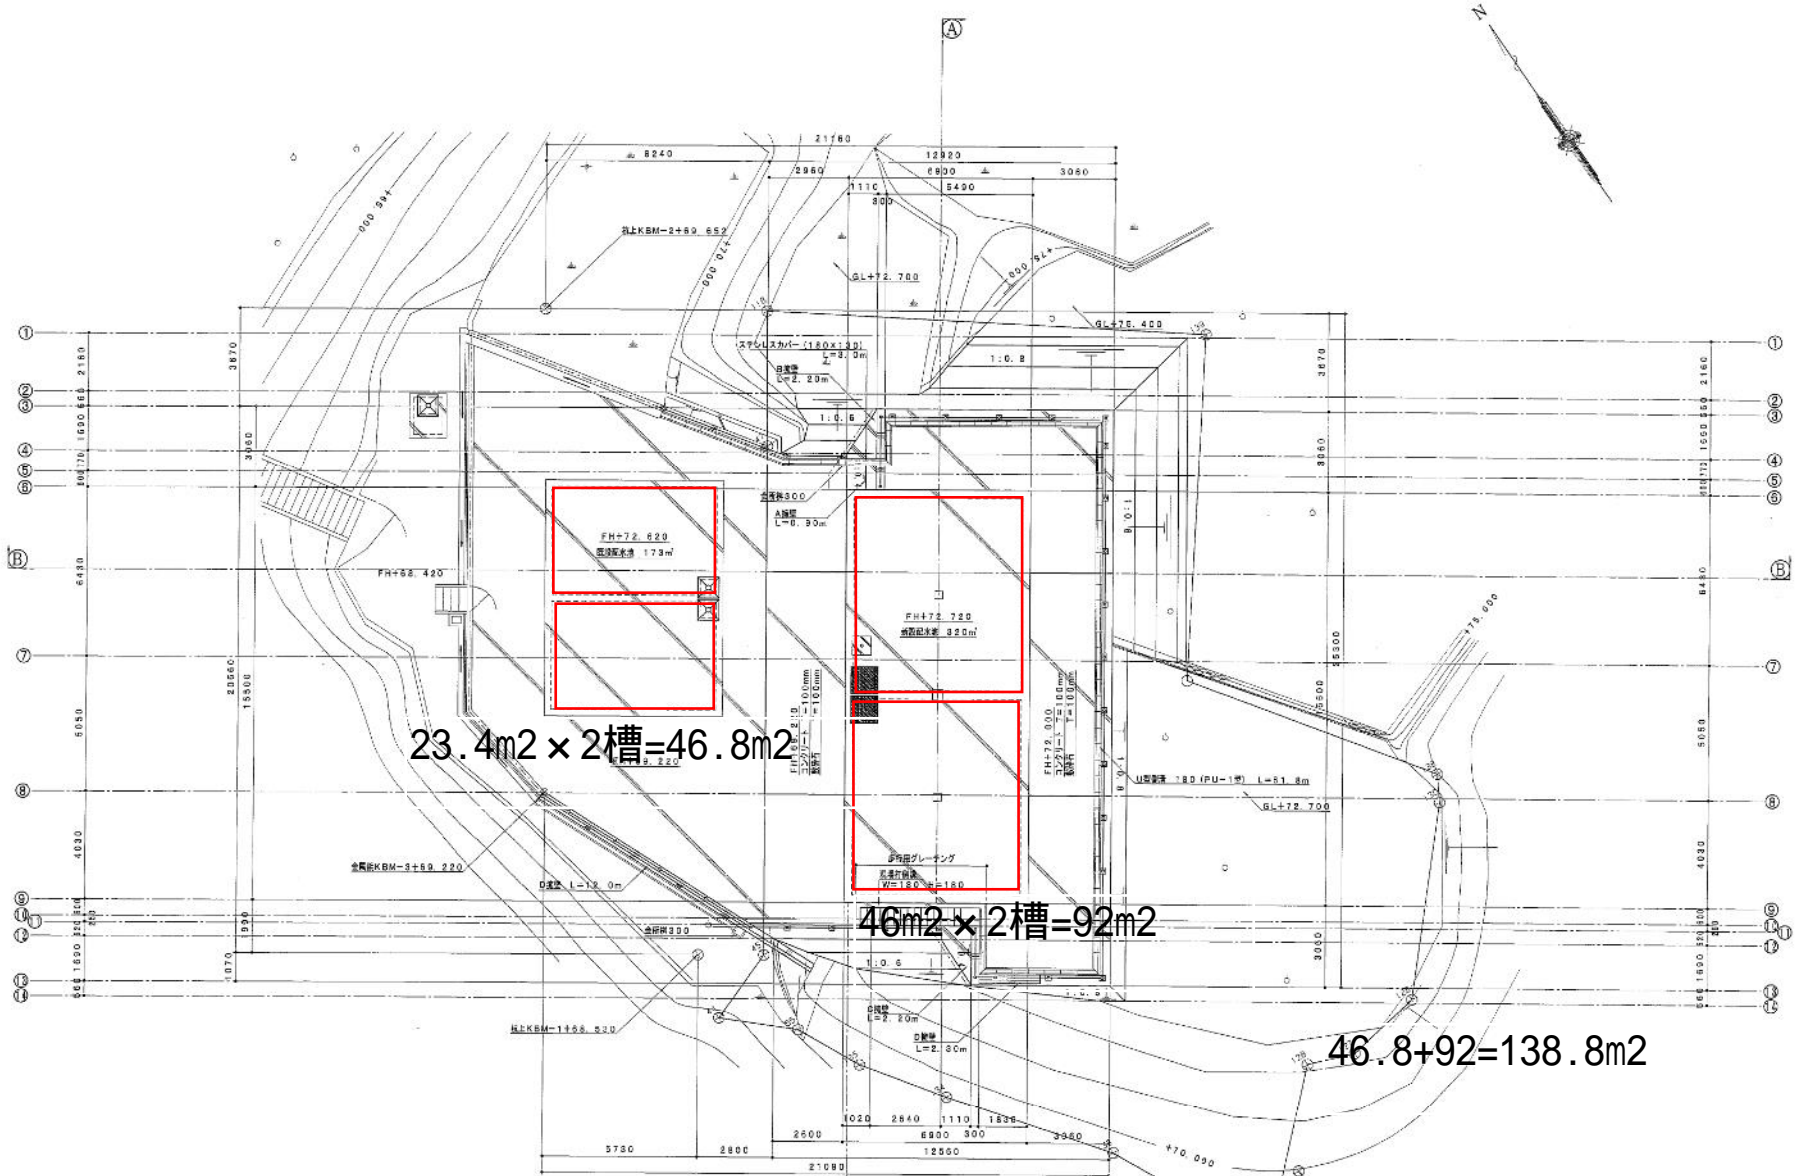


6	平成18年度	新 規
	切畑第二配水池整備工事	23
行	配水池仕上平面図	26
縮尺	1/100	2/3
作成	設計	確認
事業主	須崎町	
変更設計図		

池ノ浦配水池



配水池構造図 S=1:50

(V=92.4m³)

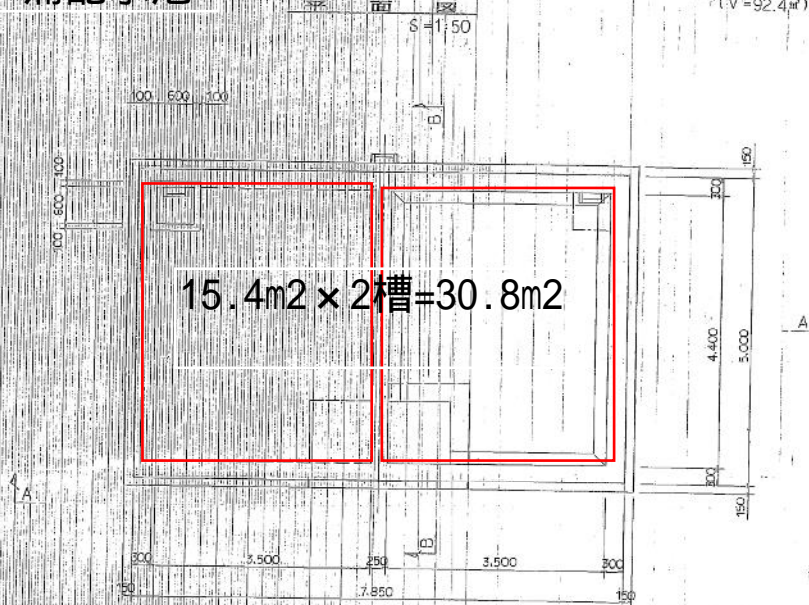


15.4m² x 2槽 = 30.8m²

配水流量計室構造図 S=1:30

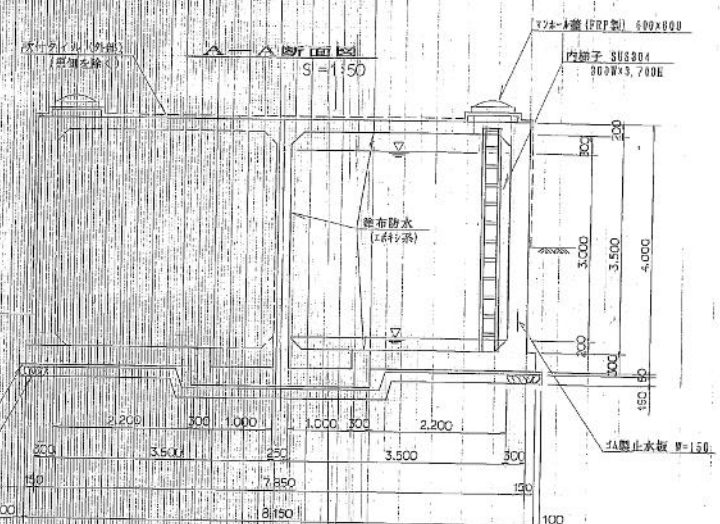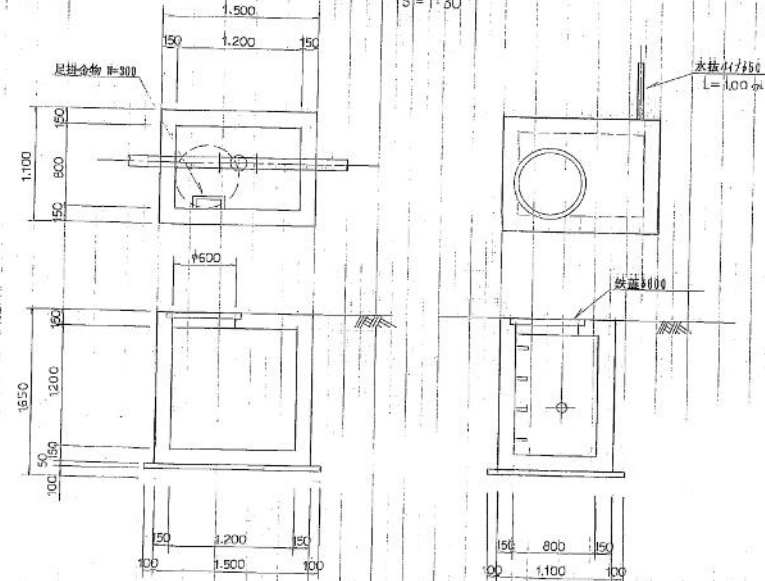

B-B断面図 S=1:50

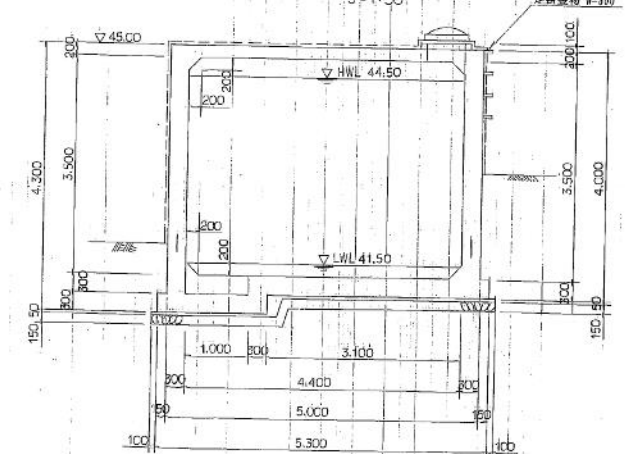


④
H10 第1-5号

第1回変更		④
図面の名称	配水池構造図	図面番号 12/24
縮尺	1:50 1:30	
測量	平成 年 月 日 終了	
設計	変更後	
製図	原図	
図	複写	
須 崎 市		


坂内配水池

配水池構造図


平面図

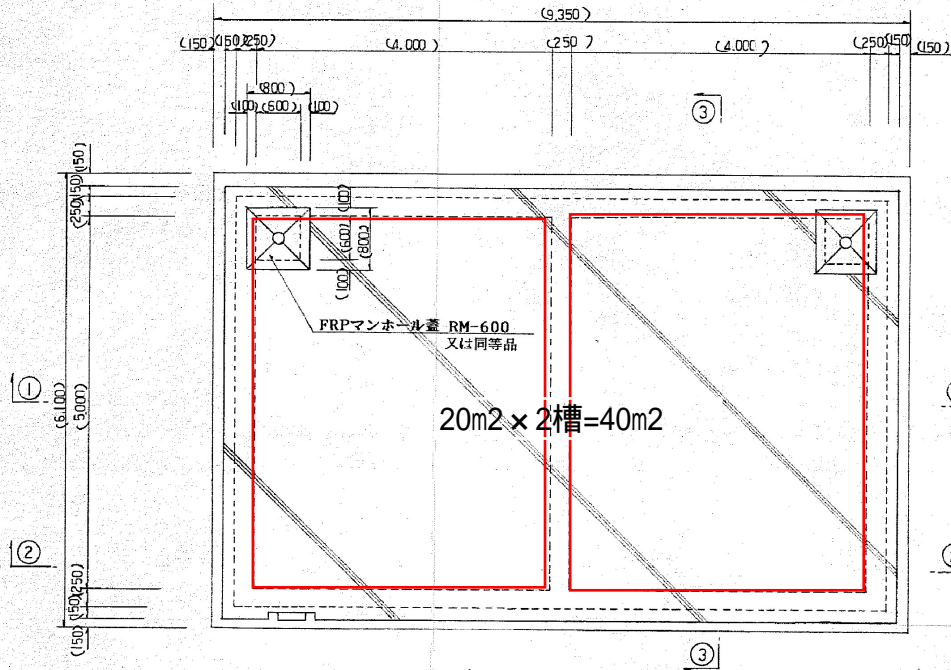

上床版配筋 平面図 ④-④

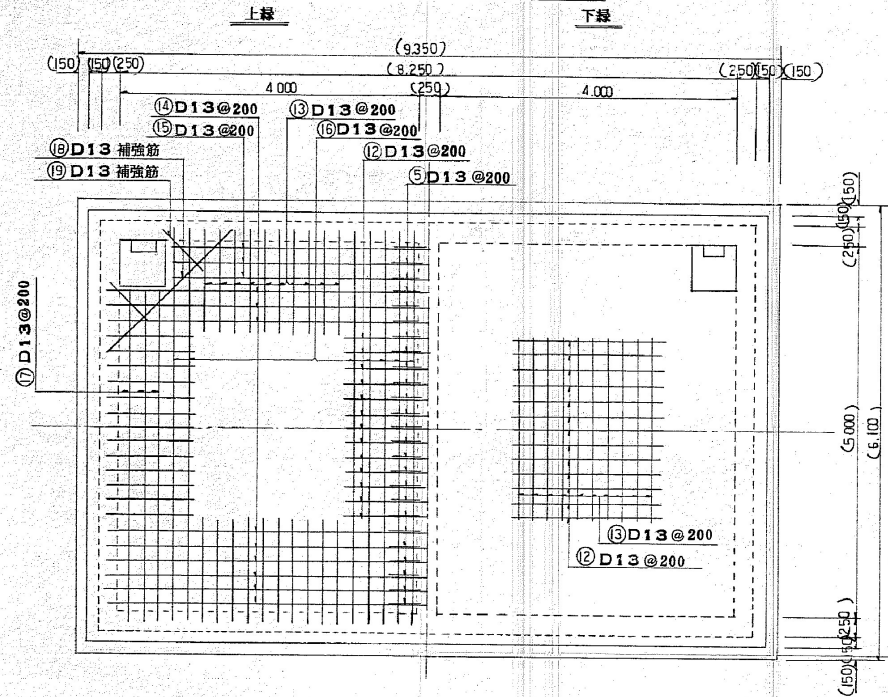


①-①

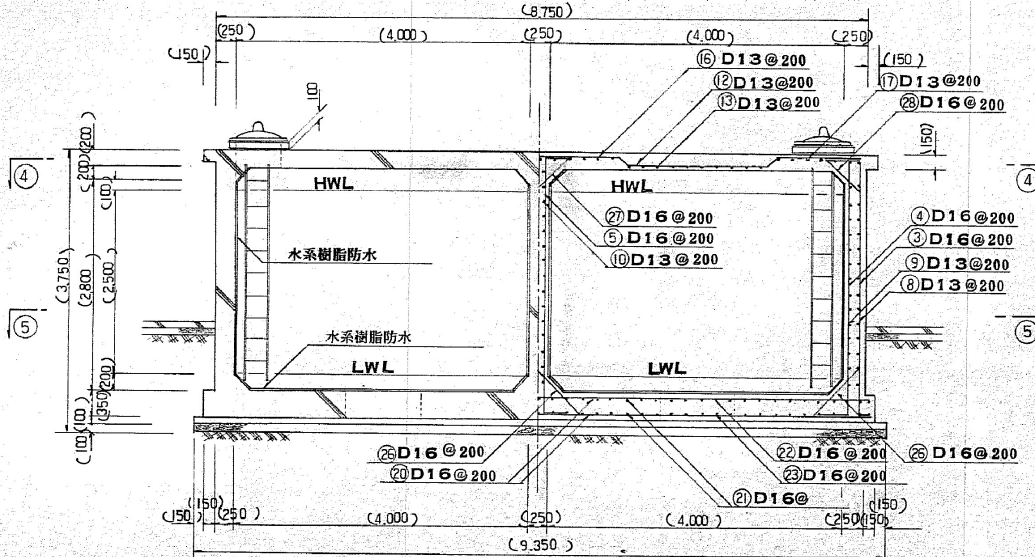


内梯子 詳細図 2組

正面図

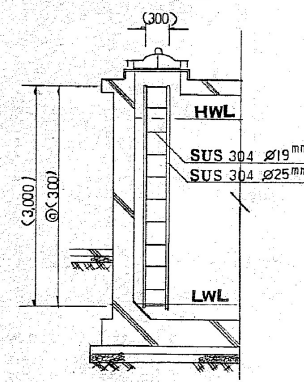

側面図

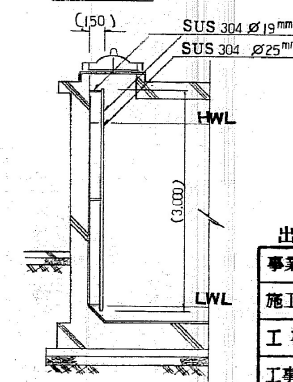

出来形寸法図

事業主体	須崎市水道課	図面番	48 兼
施工年度	平成 5 年度	平面番	44 号
工事名	鳴無無水源簡易水道施設整備工事		
工事箇所	須崎市坂内地区		
図面名称	配水池 構造図 ①		
縮尺	1:50		